


RILIEVO FOTOGRAFICO



FOTOGRAFIA 01:
CORRIDOIO - PARETI MOBILI - PAVIMENTAZIONE IN GRES

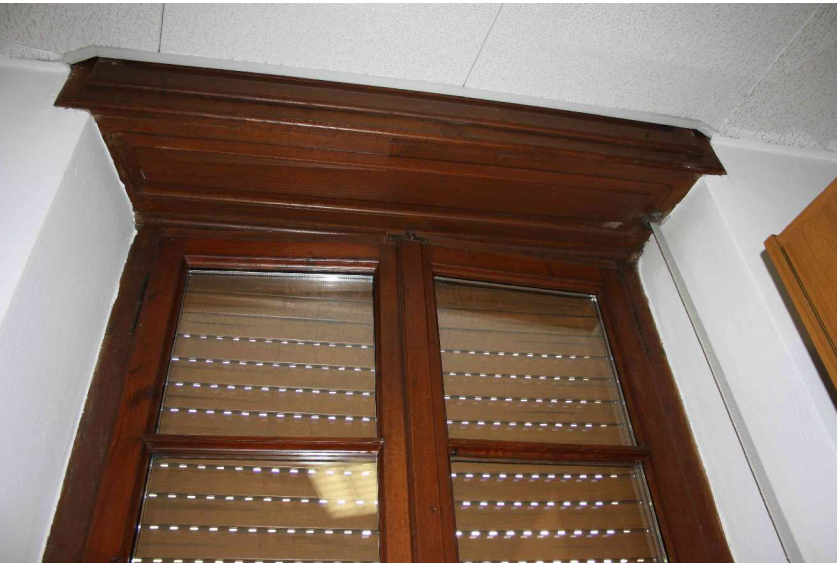

FOTOGRAFIA 06:
PARTICOLARE CASSONETTO SERRAMENTO IN LEGNO



FOTOGRAFIA 02:
PARTICOLARE PARETI MOBILI



FOTOGRAFIA 03:
PARTICOLARE CONTROSOFFITO IN PANNELLI DI GESSO

 


FOTOGRAFIA 04:
SERRAMENTO ESTERNO IN LEGNO

 


FOTOGRAFIA 05:
PARTICOLARE ANTA FINESTRA IN LEGNO

LEGENDA



PARETI MOBILI



PARETI ESISTENTI IN LATERIZIO E C.A.



RADIATORI IN ALLUMINIO



Regione Lombardia

Provincia di Brescia

Comune di Edolo



Finanziato
dall'Unione europea
NextGenerationEU

MSC1 INVESTIMENTO 1.1

Oggetto:

POTENZIAMENTO DEI CENTRI PER L'IMPIEGO

Adeguamento funzionale con ampliamento del centro per l'impiego esistente nel territorio di Edolo (BS), in attuazione del piano di potenziamento dei centri per l'impiego e delle politiche attive del lavoro di cui al D.M. 74/2019 e ss.mm.ii.

Scala: 1:50	Numero: 01	CUP: G21D23000120003
Il Progettista e Direttore dei Lavori: Arch. Piercarlo Donati		
R.U.P.: Geom. Fabio Albertoni		
Collaboratori:	Progettista Impianto Elettrico: Ing. Sergio Damiola	Coordinatore Sicurezza: Arch. Piercarlo Donati
Nome: PLANIMETRIA DI RILIEVO	Verificato da:	
Data: 03/10/2024	Data e Numero Revisione:	

PROGETTO ESECUTIVO